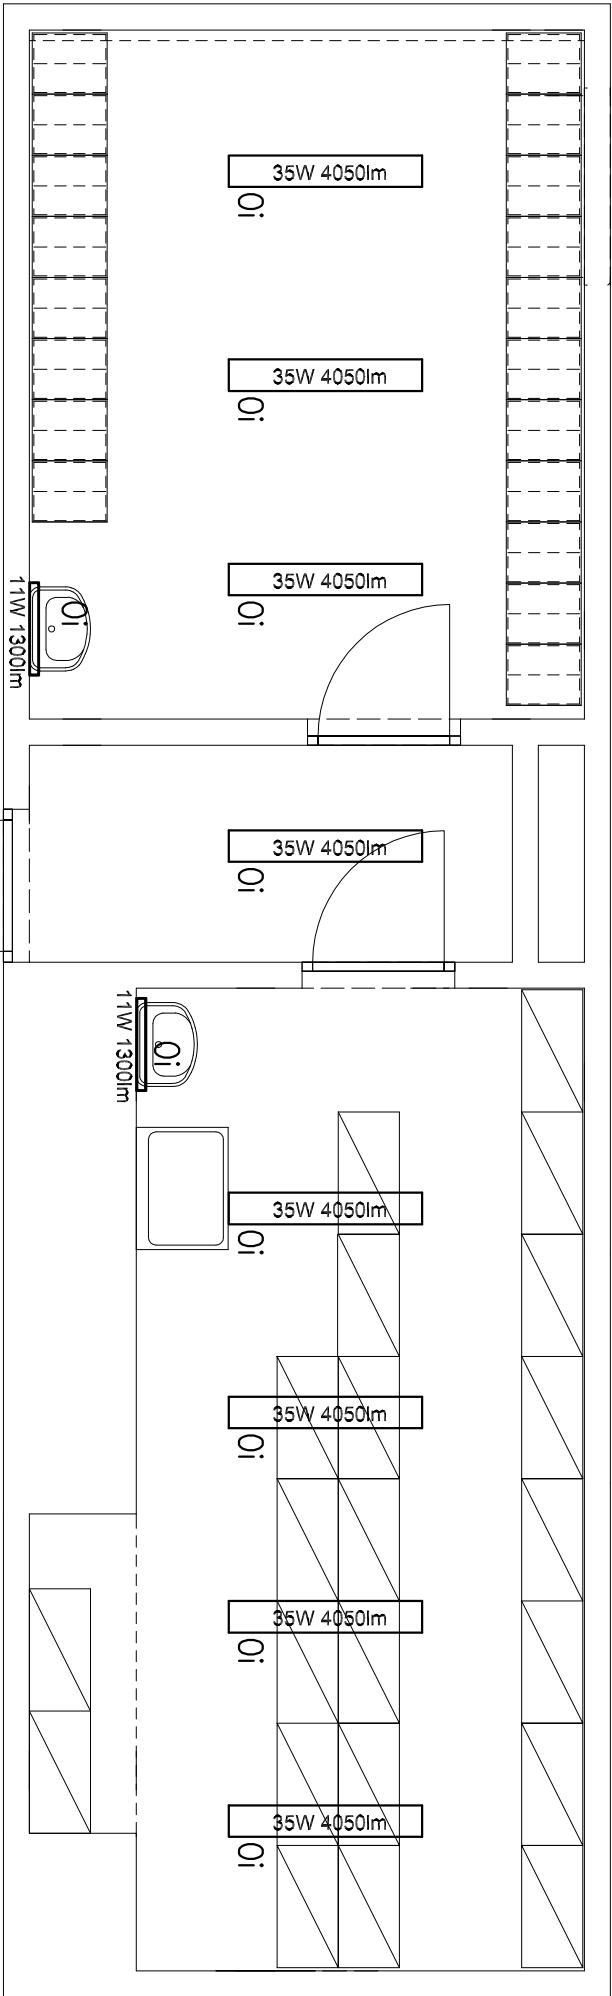


1		2	3	4	5	6	7	8
A		<div></div>						
		<div><div>SZATNIA PERSONELU</div><div>min. Eśr,=200lux</div></div>						<div><div>KORYTARZ</div><div>min. Eśr.=150lux</div></div>
B								
C		<div>DO ZASILANIA OŚWIETLENIA ZASTOSOWAC OBWODY OŚWIETLENIOWE ISTNIEJĄCE W POMIESZCZENIU</div> <div>2szt. <div>11W 1300lm</div> – Oprawa ścienna LED max. P=11W, min. 1300lm IP 55</div> <div>8szt. <div>35W 4050lm</div> – Oprawa sufitowa LED max. P=35W, min. 4050lm IP40</div>						

<div><div>www.neon.net.pl</div><div>www.neon.net.pl</div><div>neon@neon.net.pl</div></div> <div><div>Częstochowa, ul. Bór 180</div><div>42-202 Częstochowa</div><div>tel/fax + 48 34 324 51 61</div></div>											
Inwestor: Powiatowy Zakład Opieki Zdrowotnej w Starachowicach z siedzibą 27 - 200 Starachowice, ul. Radomska 70											
Faza: PROJEKT BUDOWLANY											
Branża: Instalacyjna elektryczna											
Temat: Dostosowanie pomieszczeń pracowni diagnostyki obrazowej na potrzeby utworzenia trzeciej pracowni USG, na I piętrze w części zachodniej budynku B Powiatowego Zakładu Opieki Zdrowotnej w Starachowicach, przy ul. Radomskiej 70, 27 - 200 Starachowice, działka nr 9/68, obręb 0002, Starachowice.											
Projektował		mgr inż. Jan Kozłanowski		UAN-VIII-7342/156/94		specjalność elektryczna b.o.		VI. 2018			
Sprawdził		mgr inż. Grzegorz Drelich		SLK.0605/POOE/04		elektryczna b.o.		VI. 2018			
Pomieszczenia po magazynie chemikaliów i kłisz instalacje elektryczne - szatnia i archiwum											
								Skala: 1: 50		Nr rysunku: E2	